

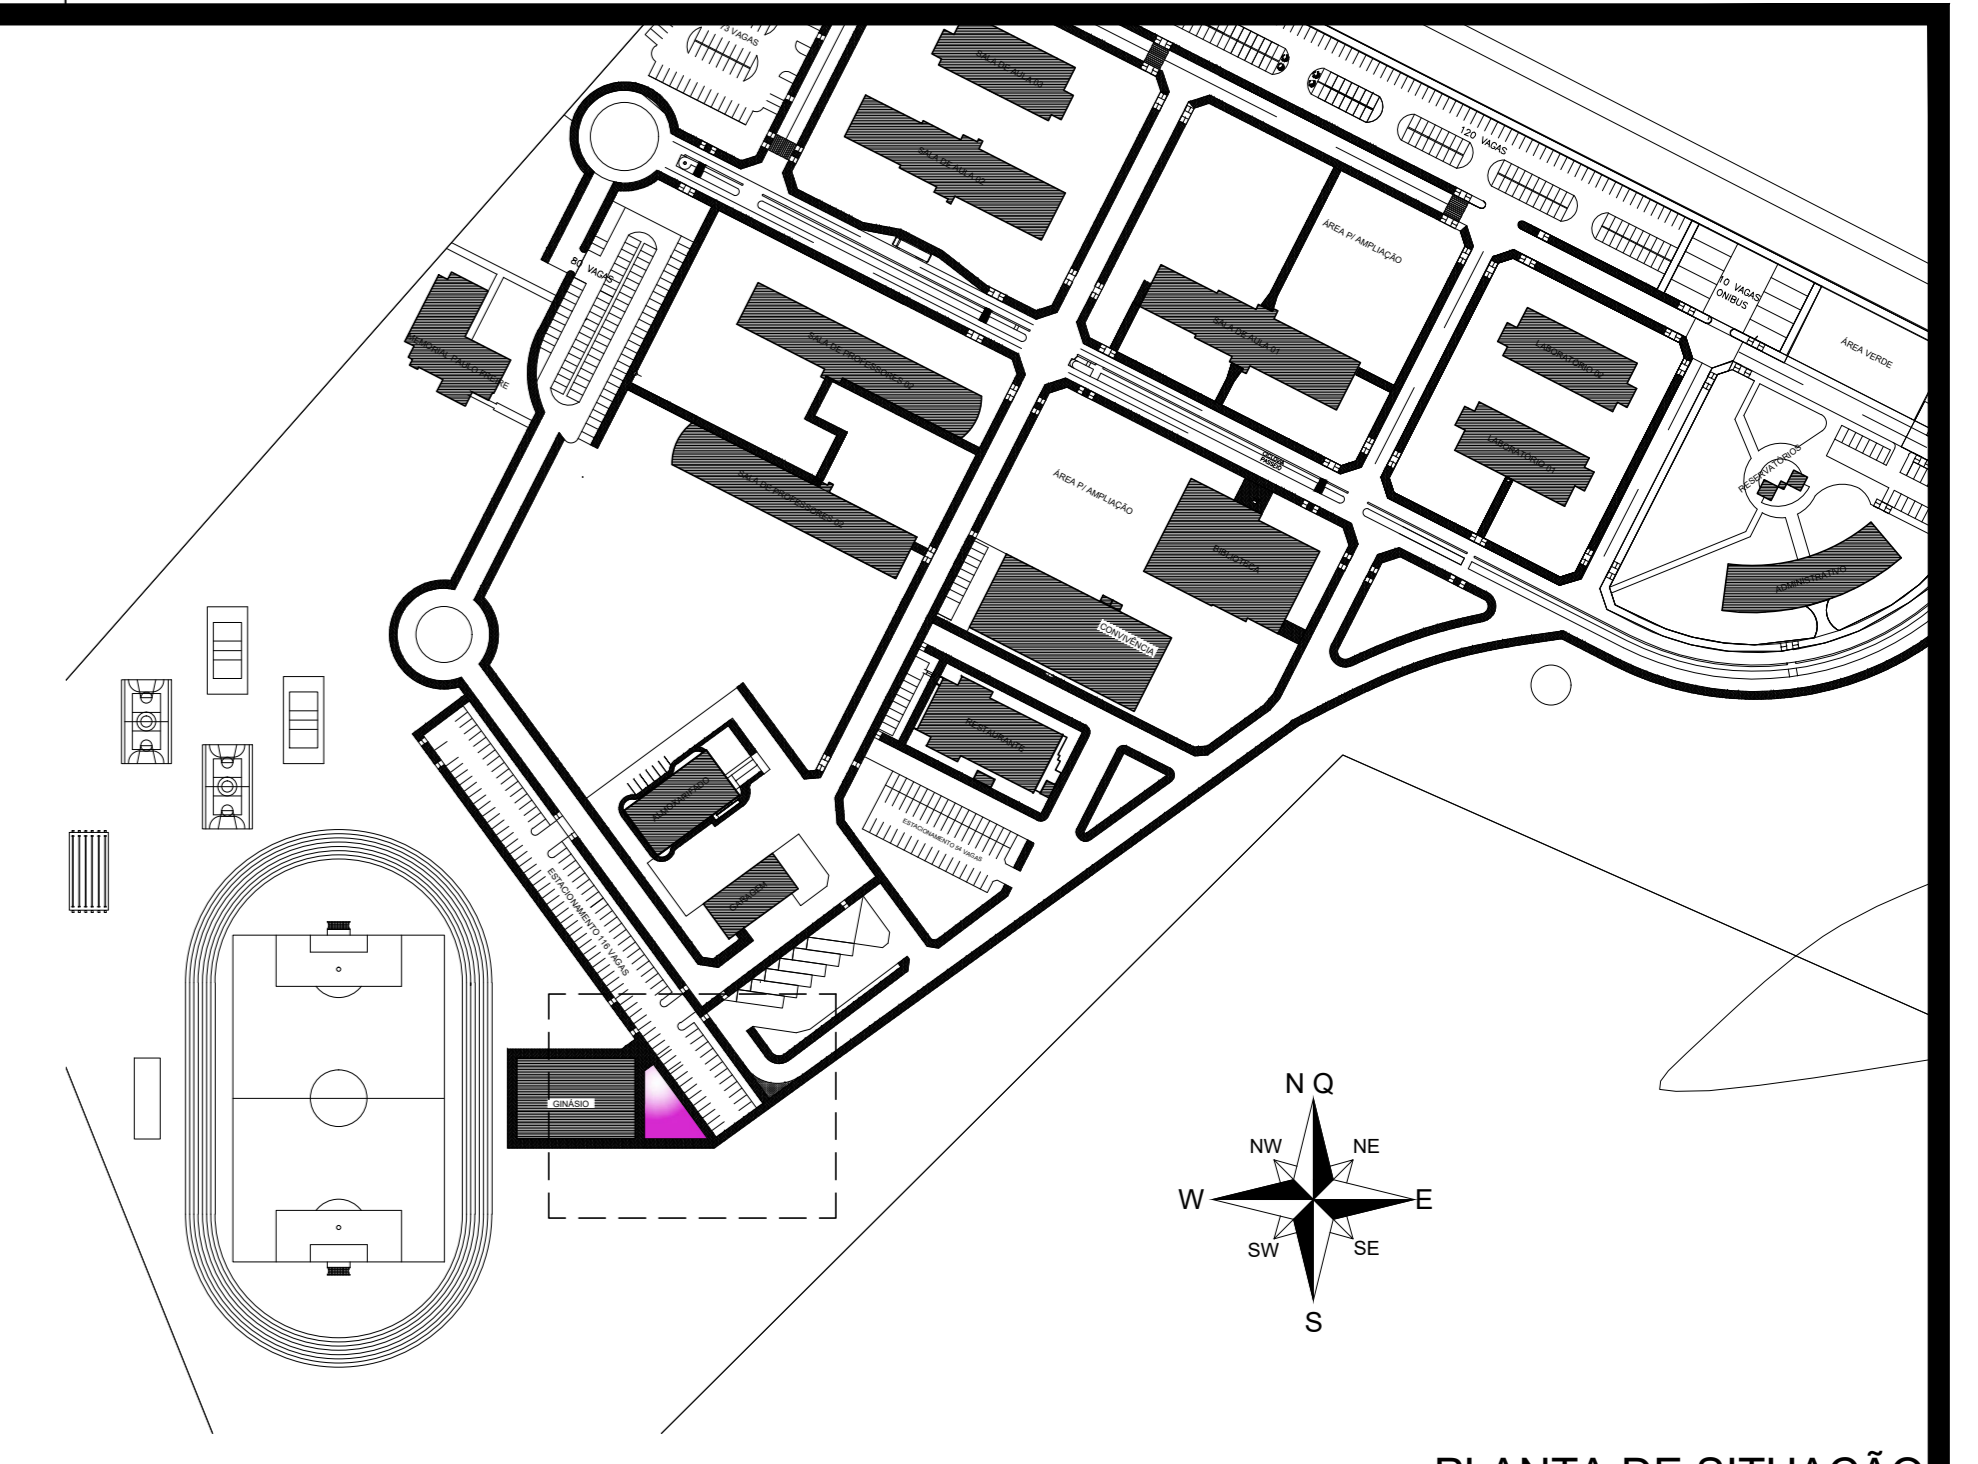


GINÁSIO POLIESPORTIVO

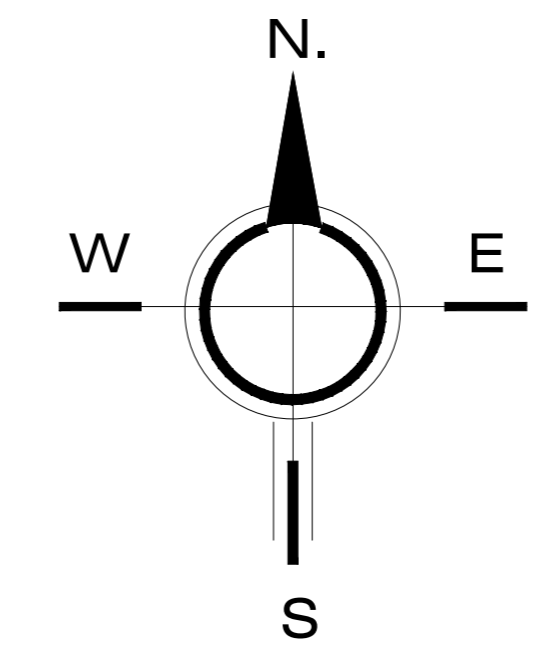

PLANTA DE SITUAÇÃO SEM ESCALA

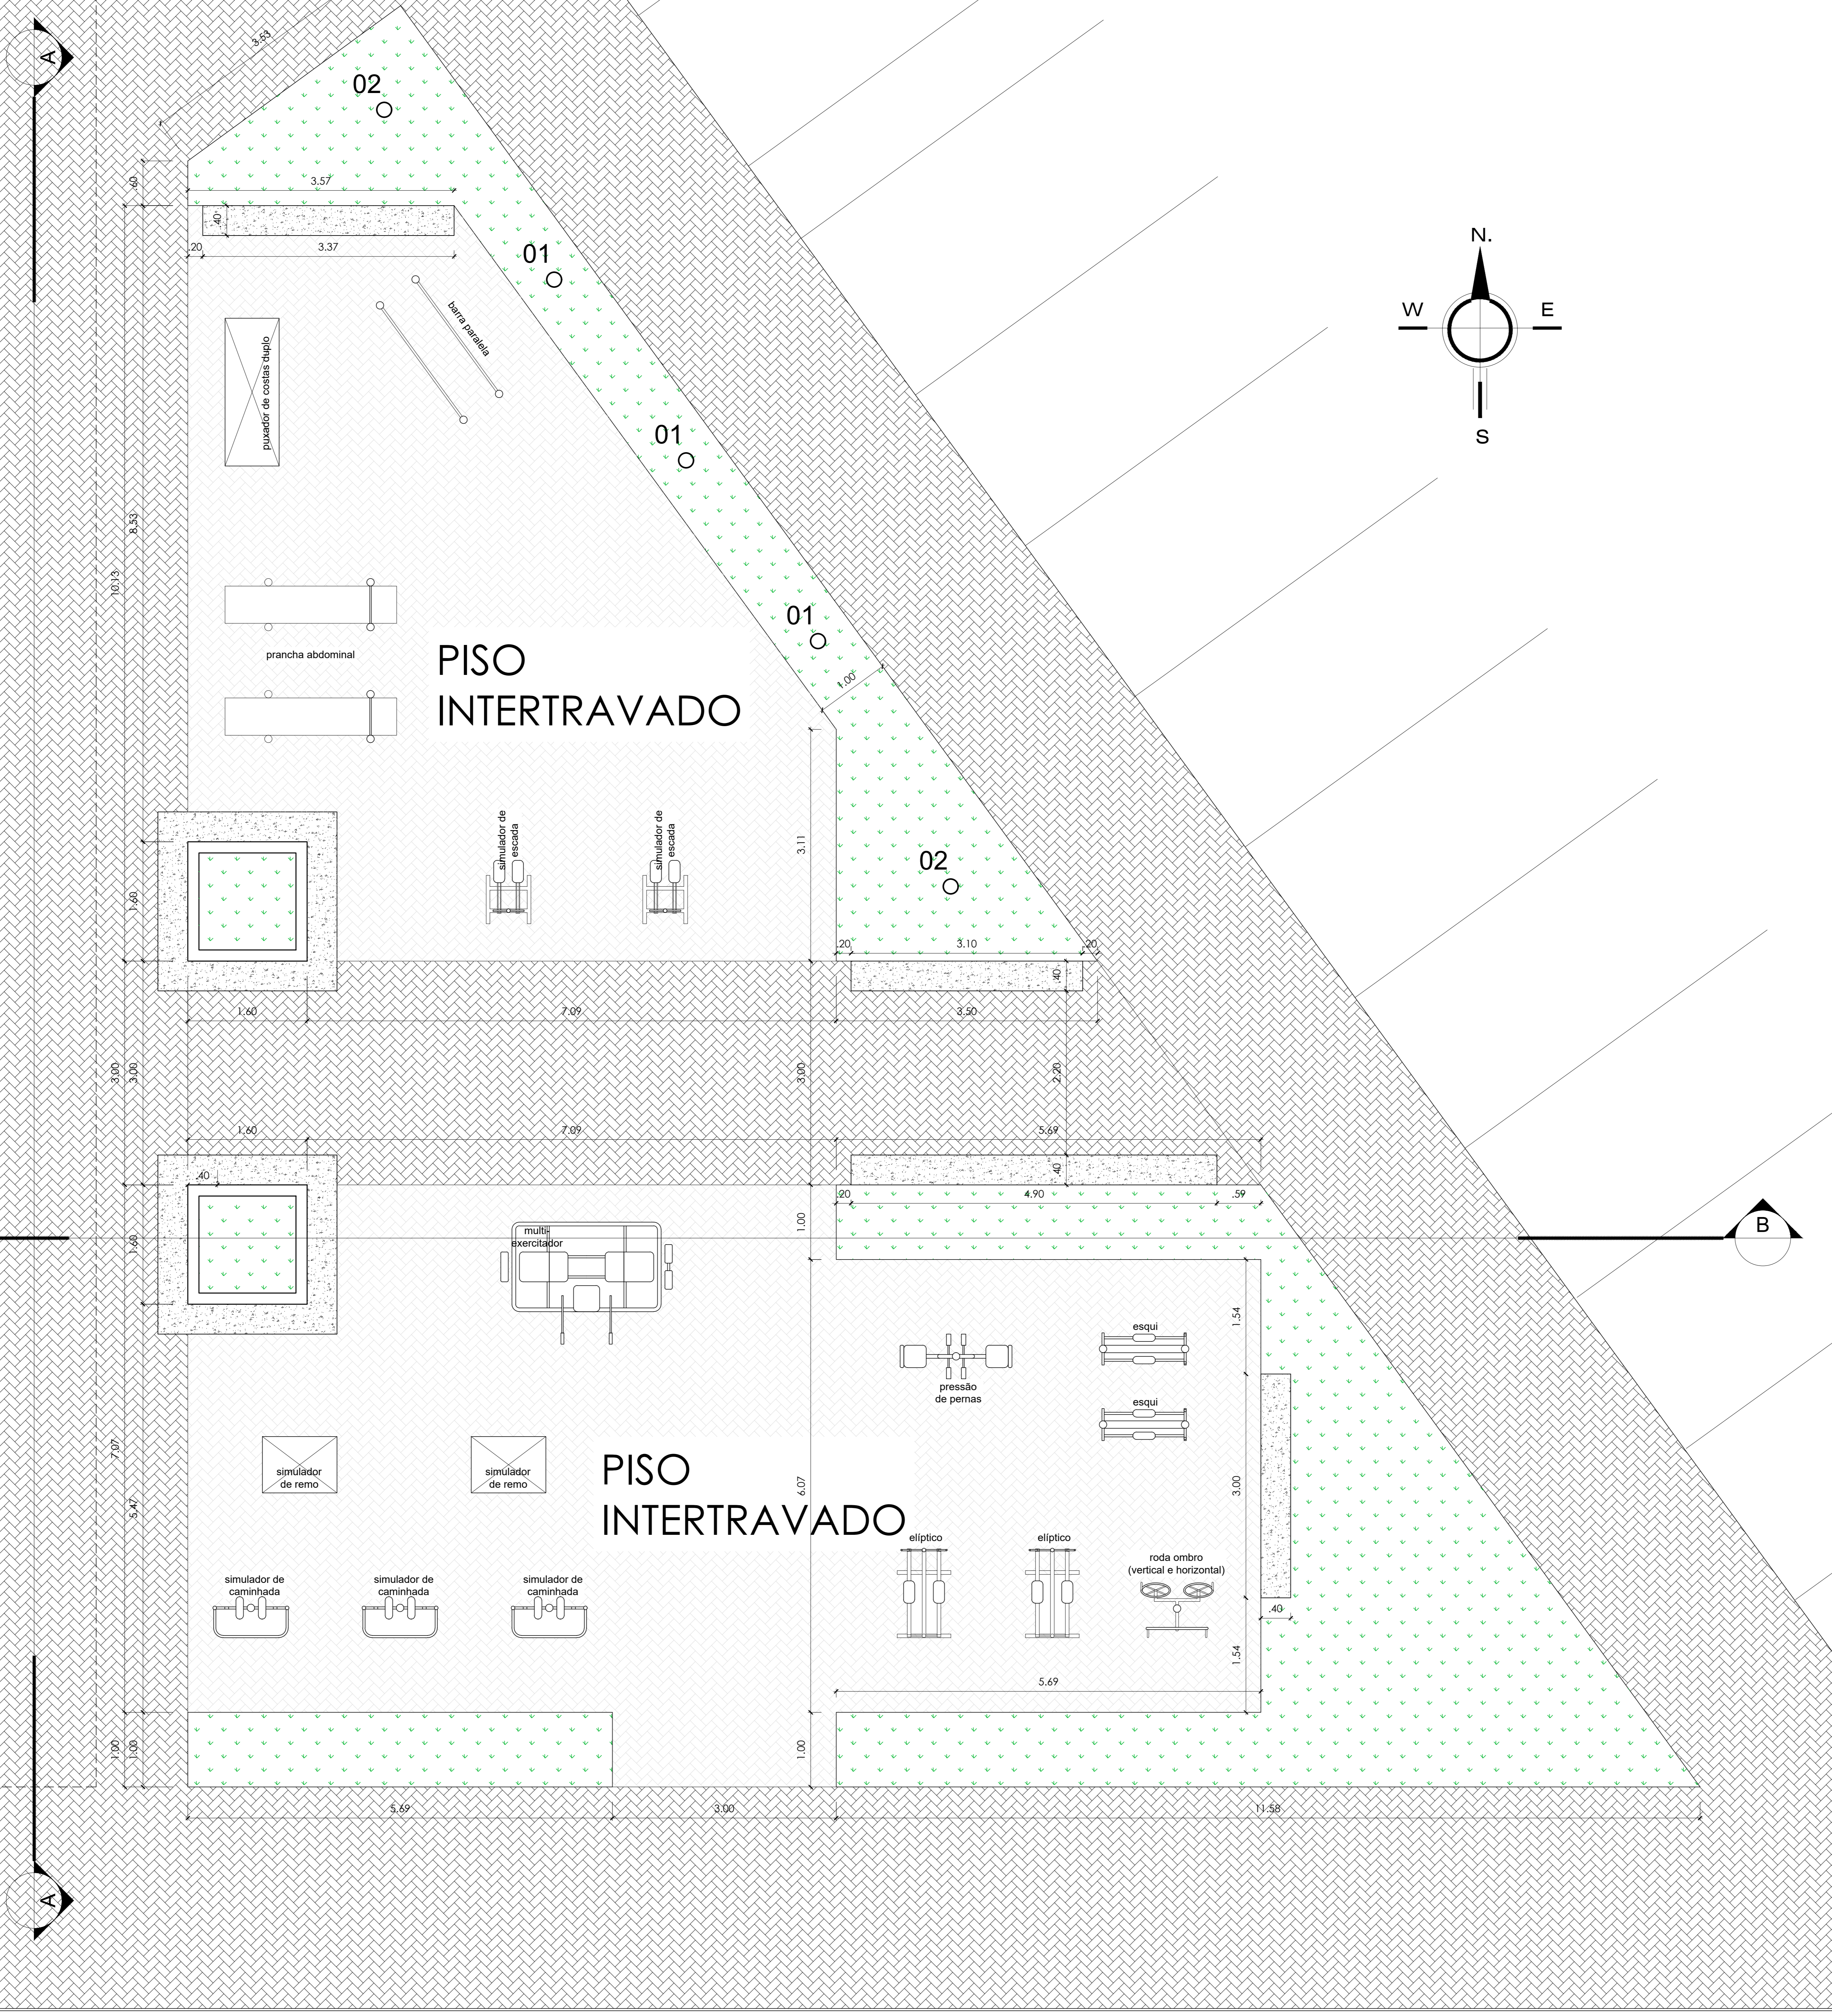

PLANTA DE LOCAÇÃO 1/500

VERSÃO	ALTERAÇÕES	REVISÕES	AUTORIA	DATA
	Retirada do equipamento: barra dupla de alongamento		Solicitado pelo cliente	07/07/2022
	Retirada do equipamento: alongador de quadris		Solicitado pelo cliente	07/07/2022
	Retirada do equipamento: mesa horizontal		Solicitado pelo cliente	07/07/2022
	Adicionar equipamento: placador de costas duplo		Solicitado pelo cliente	07/07/2022
	Adicionar equipamento: simulador de remo		Solicitado pelo cliente	07/07/2022

RESPONSÁVEL TÉCNICO (PROJETO):

SUPERINTENDENTE DE INFRAESTRUTURA:

RESPONSÁVEL TÉCNICO (EXECUÇÃO):

UFERSA MINISTÉRIO DA EDUCAÇÃO
UNIVERSIDADE FEDERAL RURAL DO SEMI-ÁRIDO
SUPERINTENDÊNCIA DE INFRA-ESTRUTURA
EDIFÍCIO PEDRO FERNANDES PEREIRA (ROGADÃO)
Campus Leste, Avenida Francisco Mota, 572
Barro Preto, Costa e Silva, Mossoró/RN. CEP: 59.625-900

PROJETO URBANÍSTICO: ACADÊMIA AO AR LIVRE/CAMPUS ANGICOS
AUTORIA: IAN CRISÓSTOMO BEZERRA DUTRA
ENDEREÇO: R. GAMALIEL MARTINS BEZERRA, CAMPUS ANGICOS, ANGICOS - RN, 59515-000
CONTEÚDO: PLANTA BAIXA, PLANTA DE SITUAÇÃO, PLANTA DE LOCAÇÃO
ESCALA: 1/100; BATA: 1/500 273, 17m² DESENHO: IAN DUTRA ÁREA TOTAL CONSTRUÍDA: JULHO/2022
ARQUIVO: ANG-ACADARI LIVRE-ARQ-FXF-CP-RO2.DWG

PLANTA BAIXA ESCALA 1/50

A reprodução parcial ou integral, modificações neste projeto e a sua utilização em obras diversas das abaixo especificadas, sujeitarão os responsáveis às penalidades previstas na Lei dos Direitos Autorais (Lei nº 9.610/98).